


RZUT PRZYZIEMIA
PROJEKT ZAMIENNY
skala 1:100

WYKAZ POMIESZCZEŃ

1	KORYTARZ WEJŚCIOWY	9,07 m2
2	Płytki posadzkowe "GRES" ŁAZIENKA DLA OSÓB NIEPEŁNOSPRAWNYCH Płytki posadzkowe "GRES"	4,35 m2
3	POMIESZCZENIE TRENERA Płytki posadzkowe "GRES"	9,07 m2
4	POMIESZCZENIE TECHNICZNE Płytki posadzkowe "GRES"	5,61 m2
5	PRZEDSIÓNEK Płytki posadzkowe "GRES"	3,11 m2
6	Płytki posadzkowe "GRES" SANITARIATY LOGÓLNODOSTĘPNE Płytki posadzkowe "GRES"	6,85 m2
7	MAGAZYNEK NA SPRZĘT SPORTOWY Płytki posadzkowe "GRES"	4,18 m2
8	SZATNIA Płytki posadzkowe "GRES"	7,34 m2
9	SZATNIA Płytki posadzkowe "GRES"	7,34 m2
10	ŁAZIENKA Płytki posadzkowe "GRES"	6,59 m2
11	ŁAZIENKA Płytki posadzkowe "GRES"	6,59 m2
12	SZATNIA Płytki posadzkowe "GRES"	7,34 m2
13	SZATNIA Płytki posadzkowe "GRES"	7,34 m2
OGÓŁEM POWIERZCHNIA NETTO :		84,78 m2
OGÓŁEM POWIERZCHNIA BRUTTO :		111,96 m2
OGÓŁEM POWIERZCHNIA BRUTTO :		211,95 m2

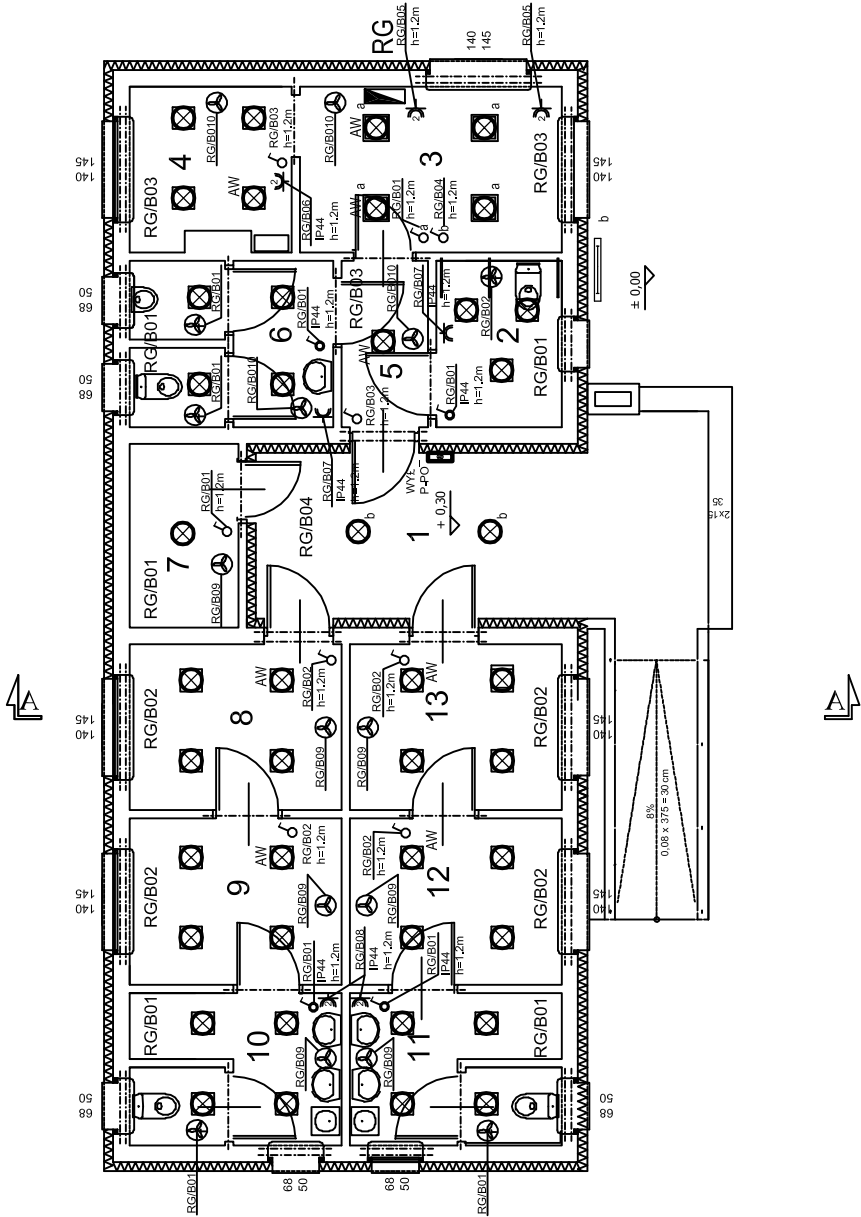

LEGENDA

- ŁĄCZNIK 1 - BIEG. HERMETYCZNY p/t
- ŁĄCZNIK 1 - BIEG. p/t
- GNIAZDO WTYKOWE 230V 1 - BIEG. POJEDYŃCZE
- GNIAZDO WTYKOWE 230V 1 - BIEG. PODWÓJNE
- OPRAWA FLUORESCENCYJNA - 2 x 25W IP44 KL. OCHR. 1
- OPRAWA FLUORESCENCYJNA - 2 x 18W IP44 KL. OCHR. 2
- OPRAWA FLUORESCENCYJNA - 1 x 18W IP44 KL. OCHR. 1
- OPRAWA FLUORESCENCYJNA - 1 x 18W IP54 KL. OCHR. 1
- OPRAWA FLUORESCENCYJNA DO MONTAŻU NA ŚCIANIE - 1x18W IP54 KL. OCHR. 1
- WENTYLATOR WYWIEWNY n/p EDM 100
- WENTYLATOR WYWIEWNY Z WYŁĄCZNIKIEM CZASOWYM n/p EDM 100/t
- ROZDZIELNICA GŁÓWNA

SAMOCZYNNE WYŁĄCZANIE
UKŁAD SIECI TN-S

Nr rys.	E/3	Nazwa rysunku
Skala	1:100	Instalacje elektryczne
Data	11-2009	
Obiekt	Kompleks boisk sportowych z zapleczem socjalnym "ORLIK 2012"	
Lokalizacja	64-130 Rydzyna, ul. Wyspiańskiego dz. nr 188	
Projektant	mgr inż. J. Woźniak	Nr upr. 877/86/Lo
Opracował	mgr inż. J. Sajbura	